



# VISTA PLANTA

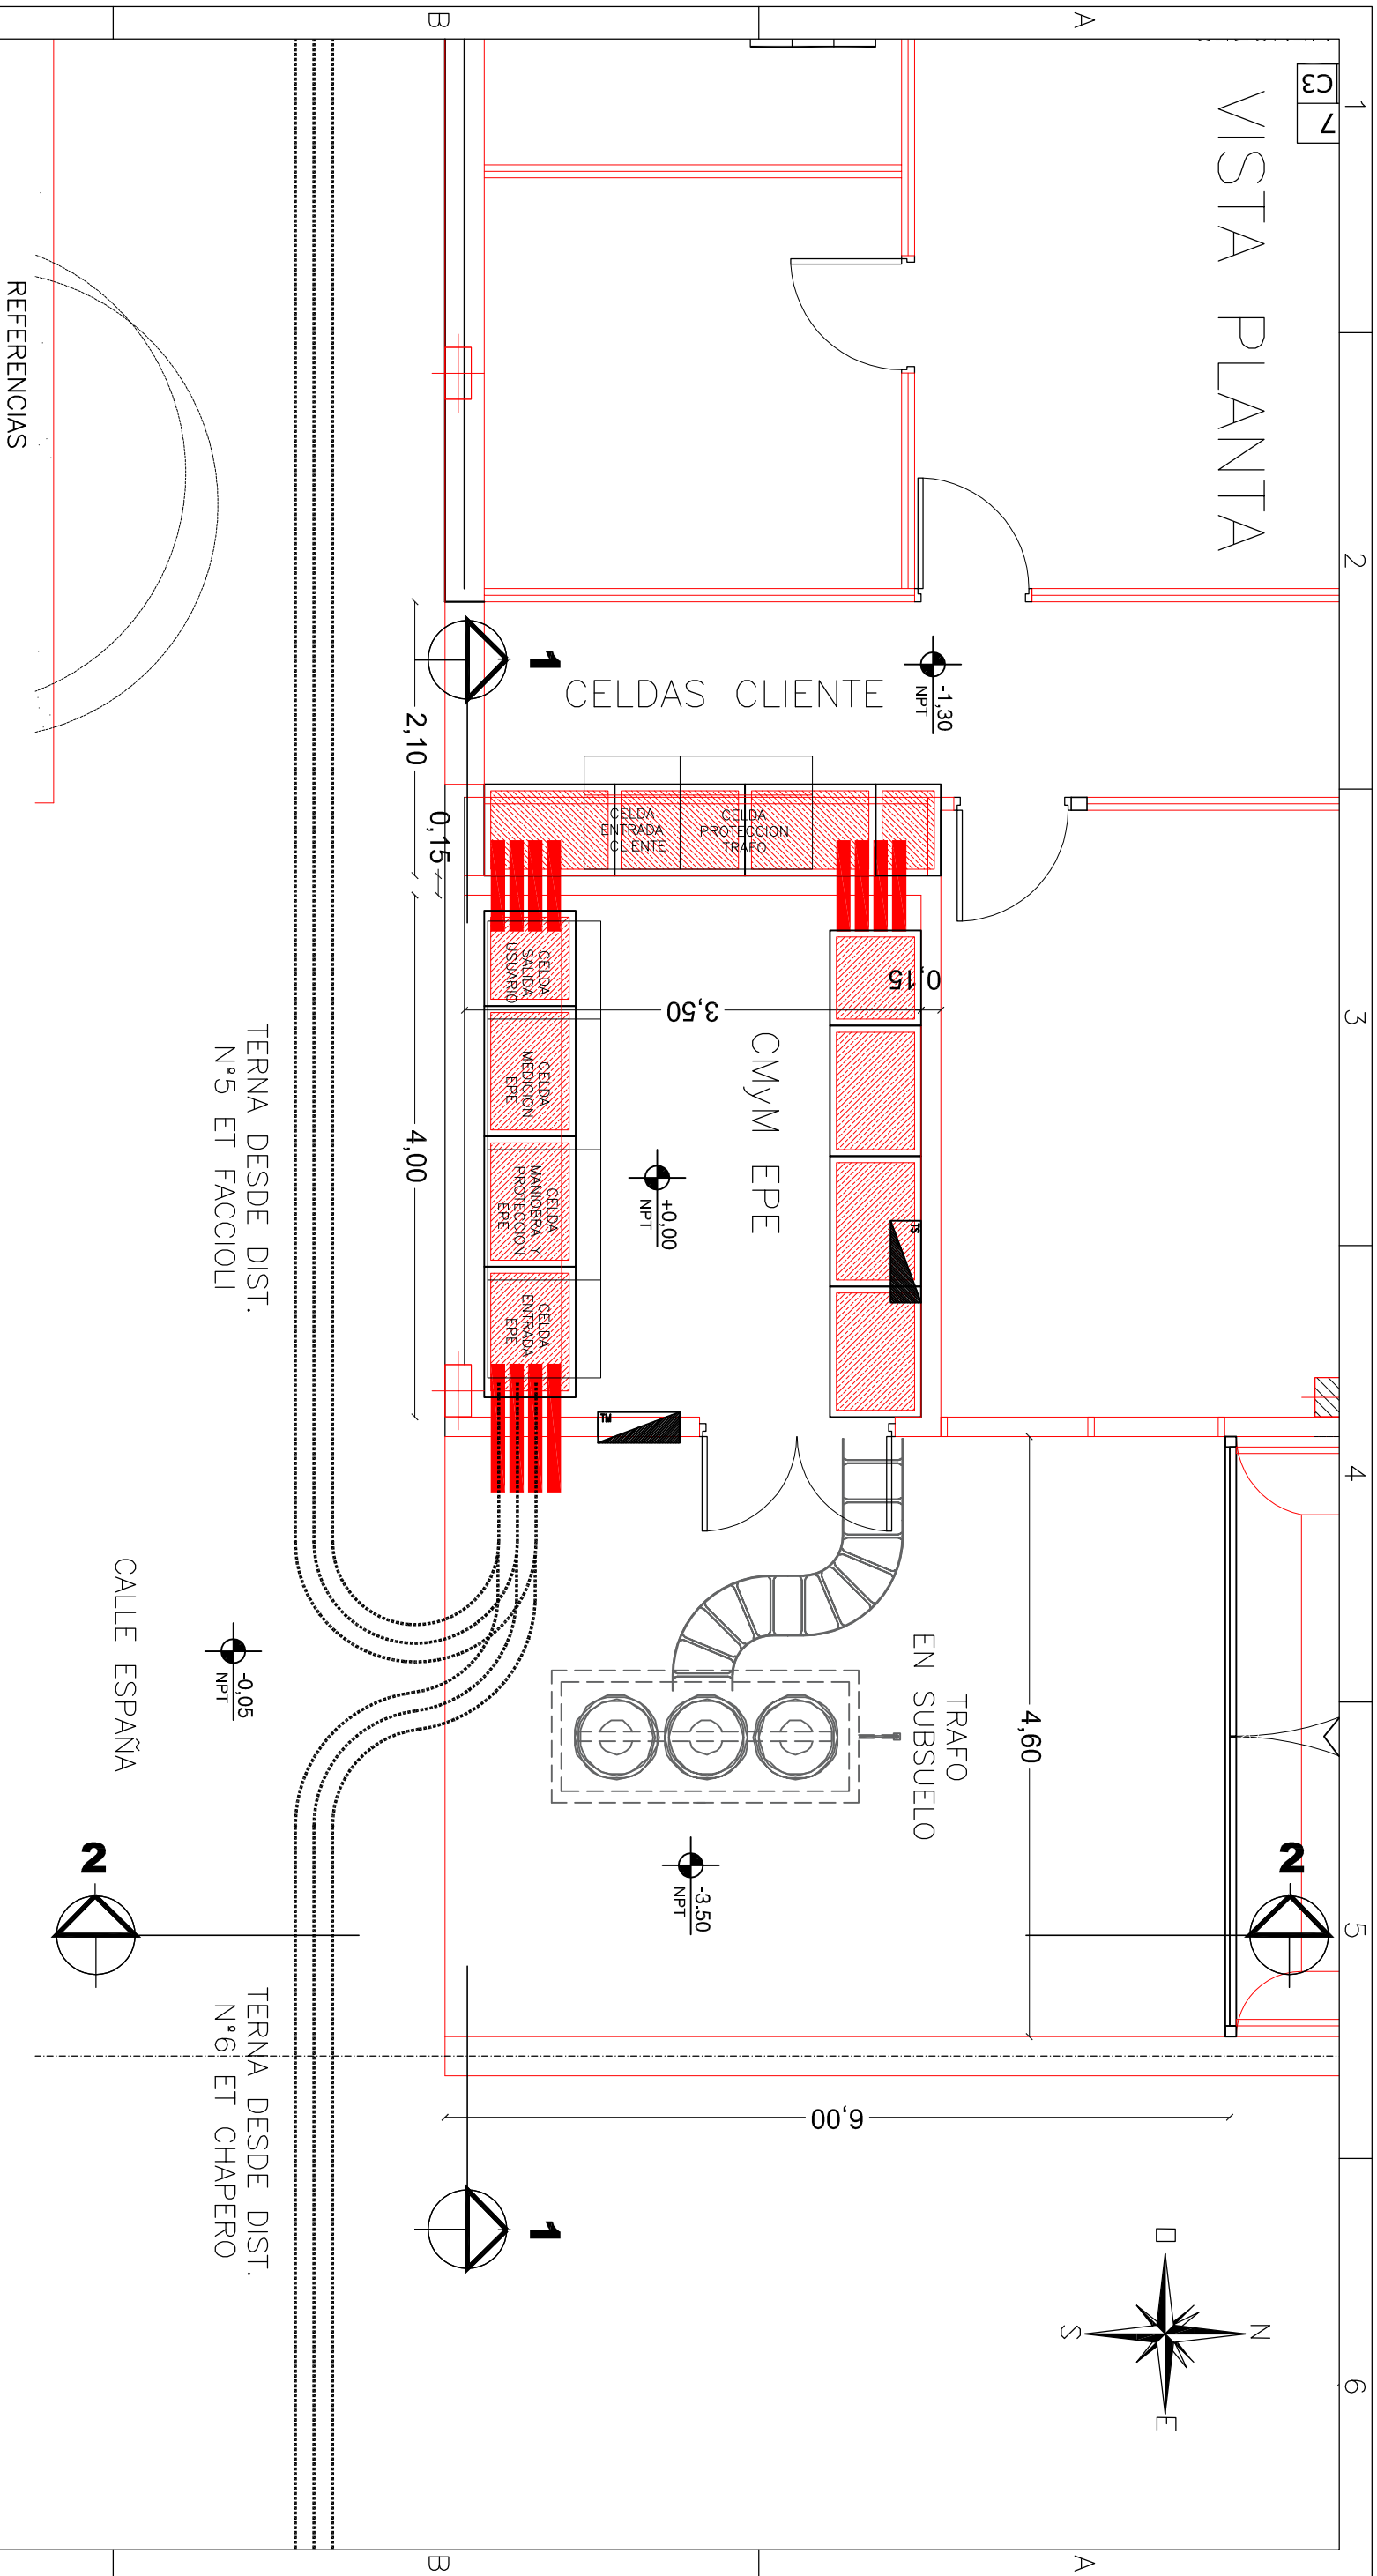

TERNA DESDE DIST.  
N°5 ET FACCIOLI

TERNA DESDE DIST.  
N°6 ET CHAPERO

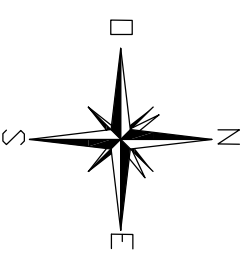

## REFERENCIAS

	TABLERO ELECTRICO SEGUN DIAGRAMAS UNIFILARES Y ESPECIFICACIONES TECNICAS.
	GABINETE PARA EQUIPOS DE MEDICION EPE GRAN USUARIO
	CABLES DE MT
	BANDEJA PORTACABLE TIPO ESCALERA PARA CABLES DE MT
	TRINCHERA BAJO NPT, MEDIDAS SEGUN PLANOS.

OFICINA DE ARQUITECTURA PODDER JUDICIAL DE SANTA FE e-mail: arquitecturasfe@justiciasantafe.gov.ar		PROYECTO: ALIMENTACION MT 13.2 KV NUEVOS TRIBUNALES DE LA CIUDAD DE RECONQUISTA-DPTO GENERAL OBLIGADO-PCIA SANTA FE.			
TITULO: CMM EPE Y SET 13,2/0,4-0,23 KV. SUBTITULO: PLANO DE PLANTA - INSTALACION GENERAL		UBICACION: RECONQUISTA, PCIA. SANTA FE			
ESCALA: 1:2000	ARCHIVO:	DOCUMENTO:	TIPO DE DOCUMENTO: ELECTRICO	HOJA: 03	REV.